


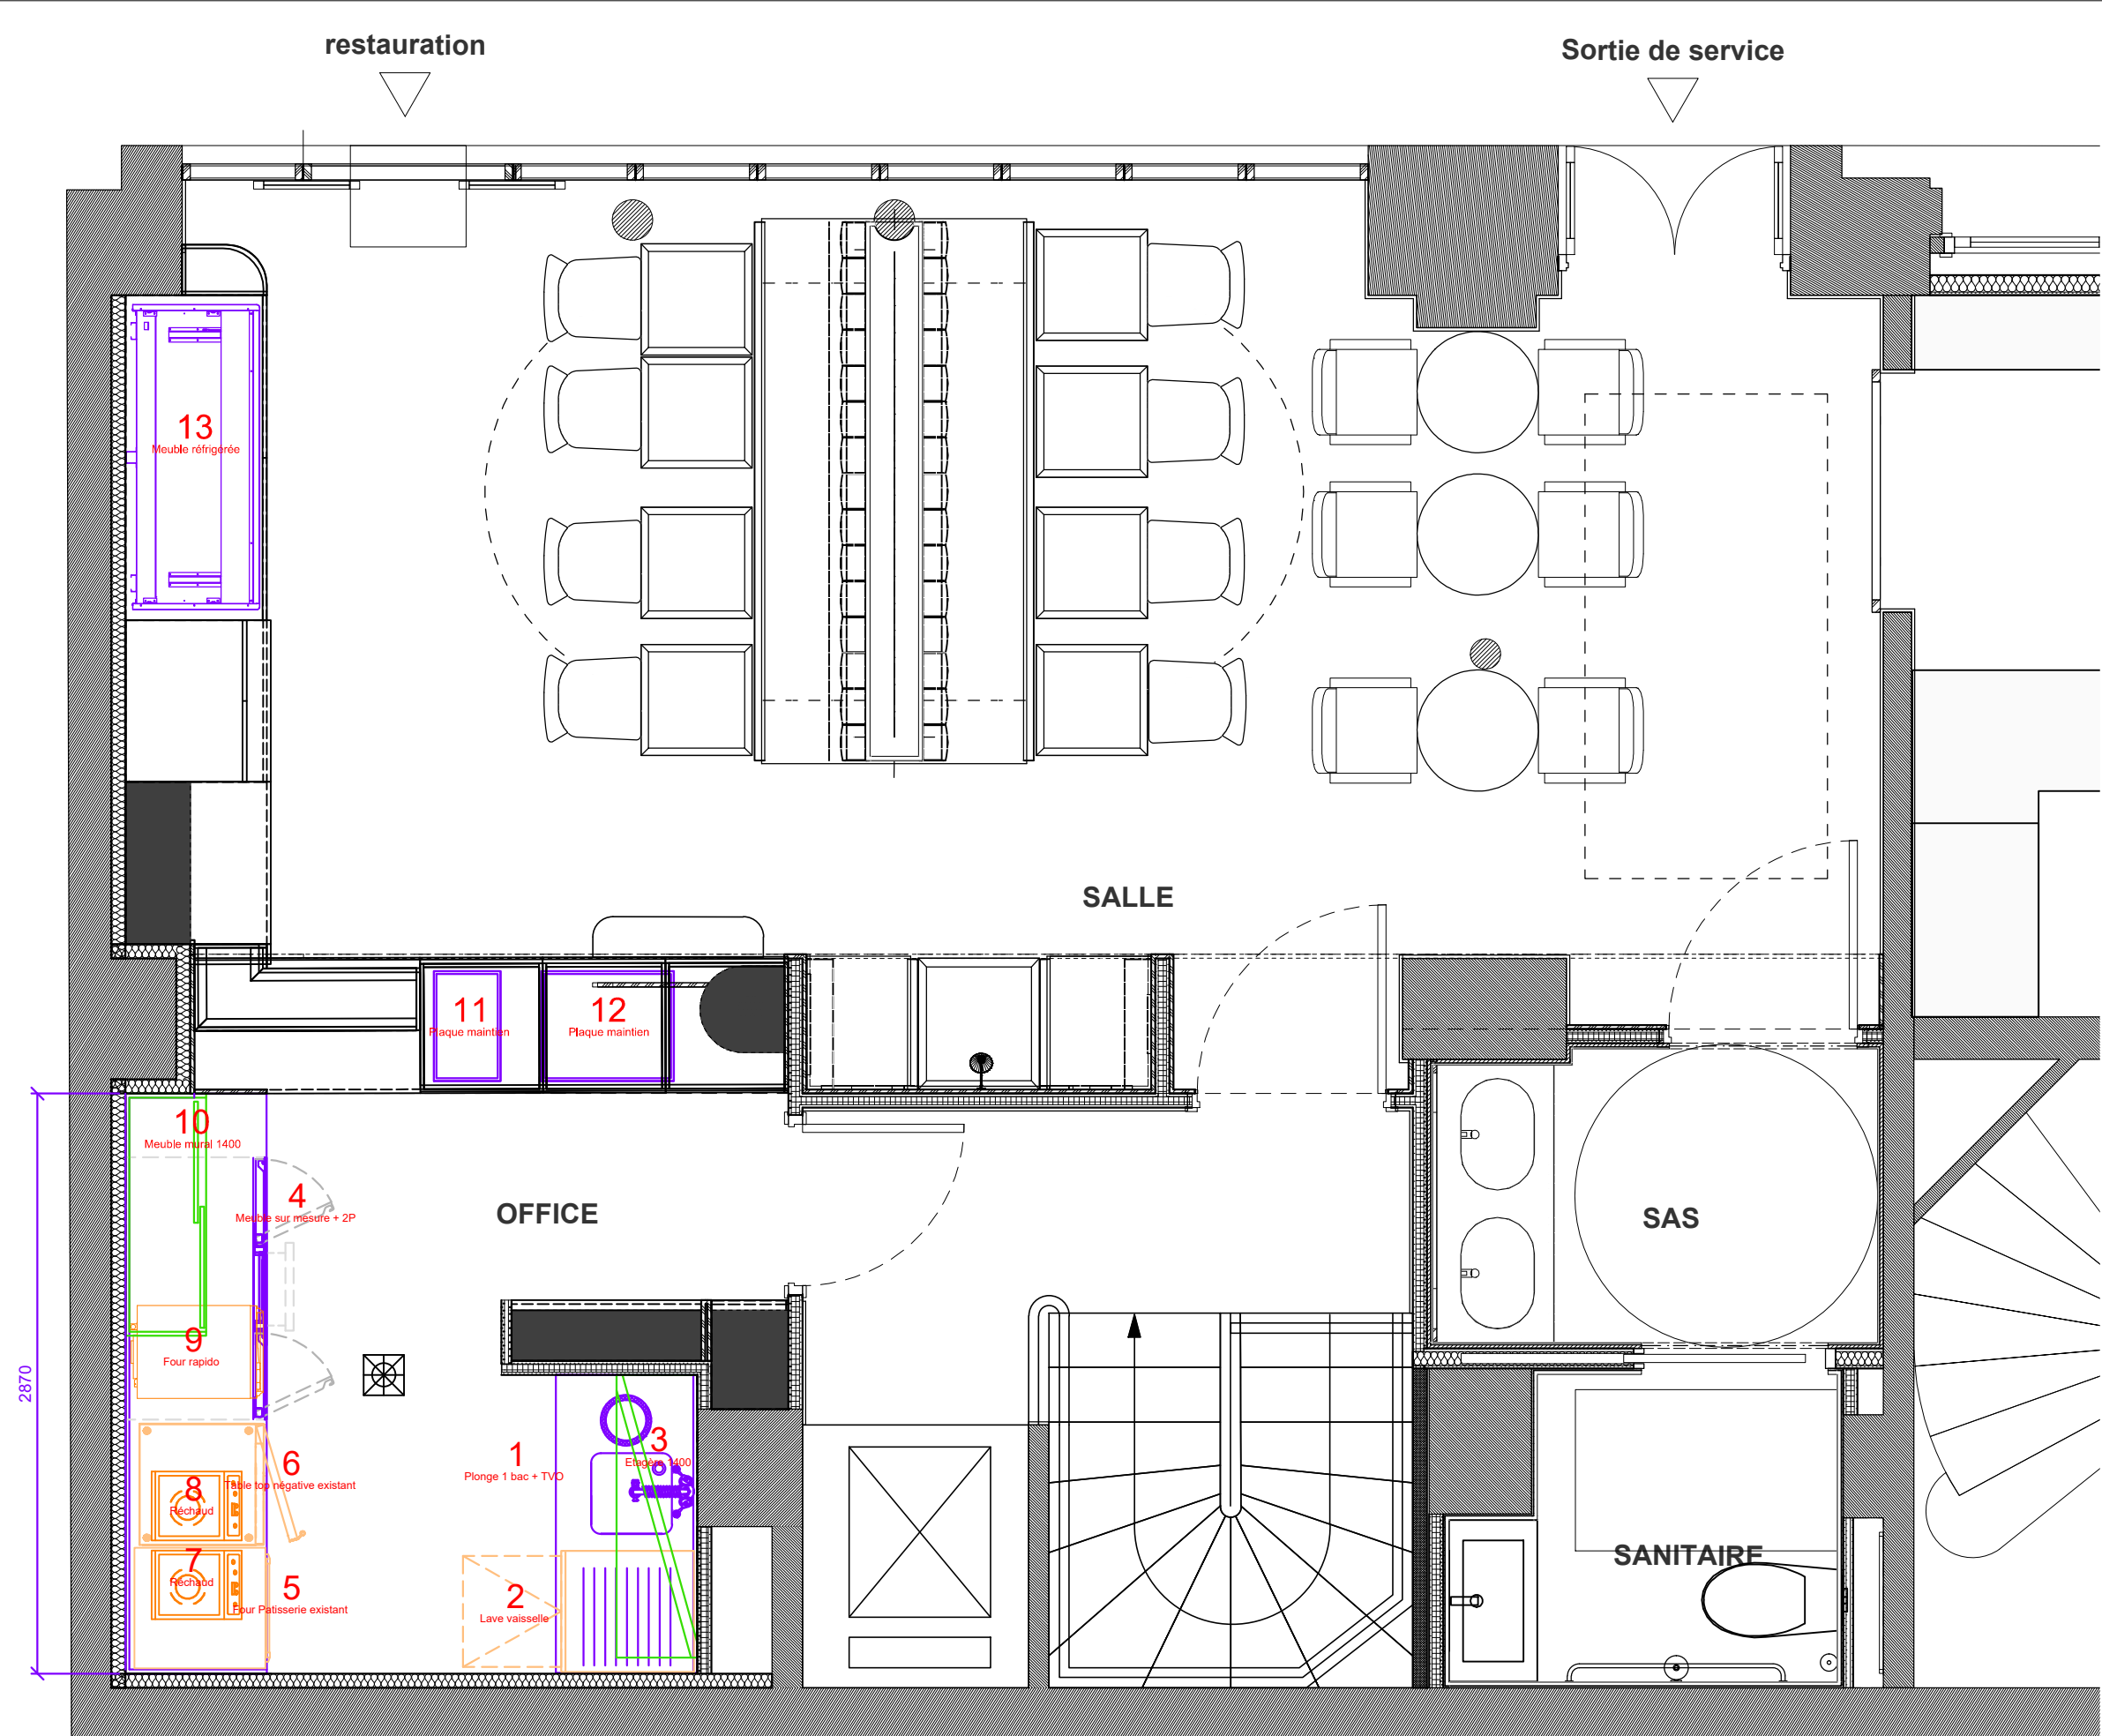

DROITS D'AUTEUR:
FOMMA possède le droit d'auteur de ce dessin qui reste propriété FOMMA et ne doit pas être entièrement ou partiellement utilisé ou copié sans notre permission.
Par écrit, et sans compensation adéquate pour la conception soumise. Il est fourni en toute confiance. Il ne peut être utilisé à d'autres fins que pour ce qui est fourni et ne doit pas être reproduit ou assigné sans notre permission écrite. Nous nous réservons le droit de facturer en conséquence pour la réparation et la présentation des dessins.

ÉCHELLE : 1:33

FORMAT : A3

NIVEAU : .

MATERIELS RDC

LES RIVES OCEANIK

Révision:

Date:

000

31/03/2026

001

00/00/2000

002

00/00/2000

003

00/00/2000

004

00/00/2000

005

00/00/2000

006

00/00/2000

007

00/00/2000

008

00/00/2000

009

00/00/2000

010

00/00/2000

011

00/00/2000

NOTES:

STATUS

A > Approuvé sans notes

B > Approuvé avec notes

C > Non conforme


Date:

Signature:

FOMMA SA
153, Boulevard Gabriel Peri
92240 MALAKOFF
France
Tel.: 01 47 35 88 22
Fax: 01 47 35 45 11
www.fomma.fr

COMMERCIAL : R.R



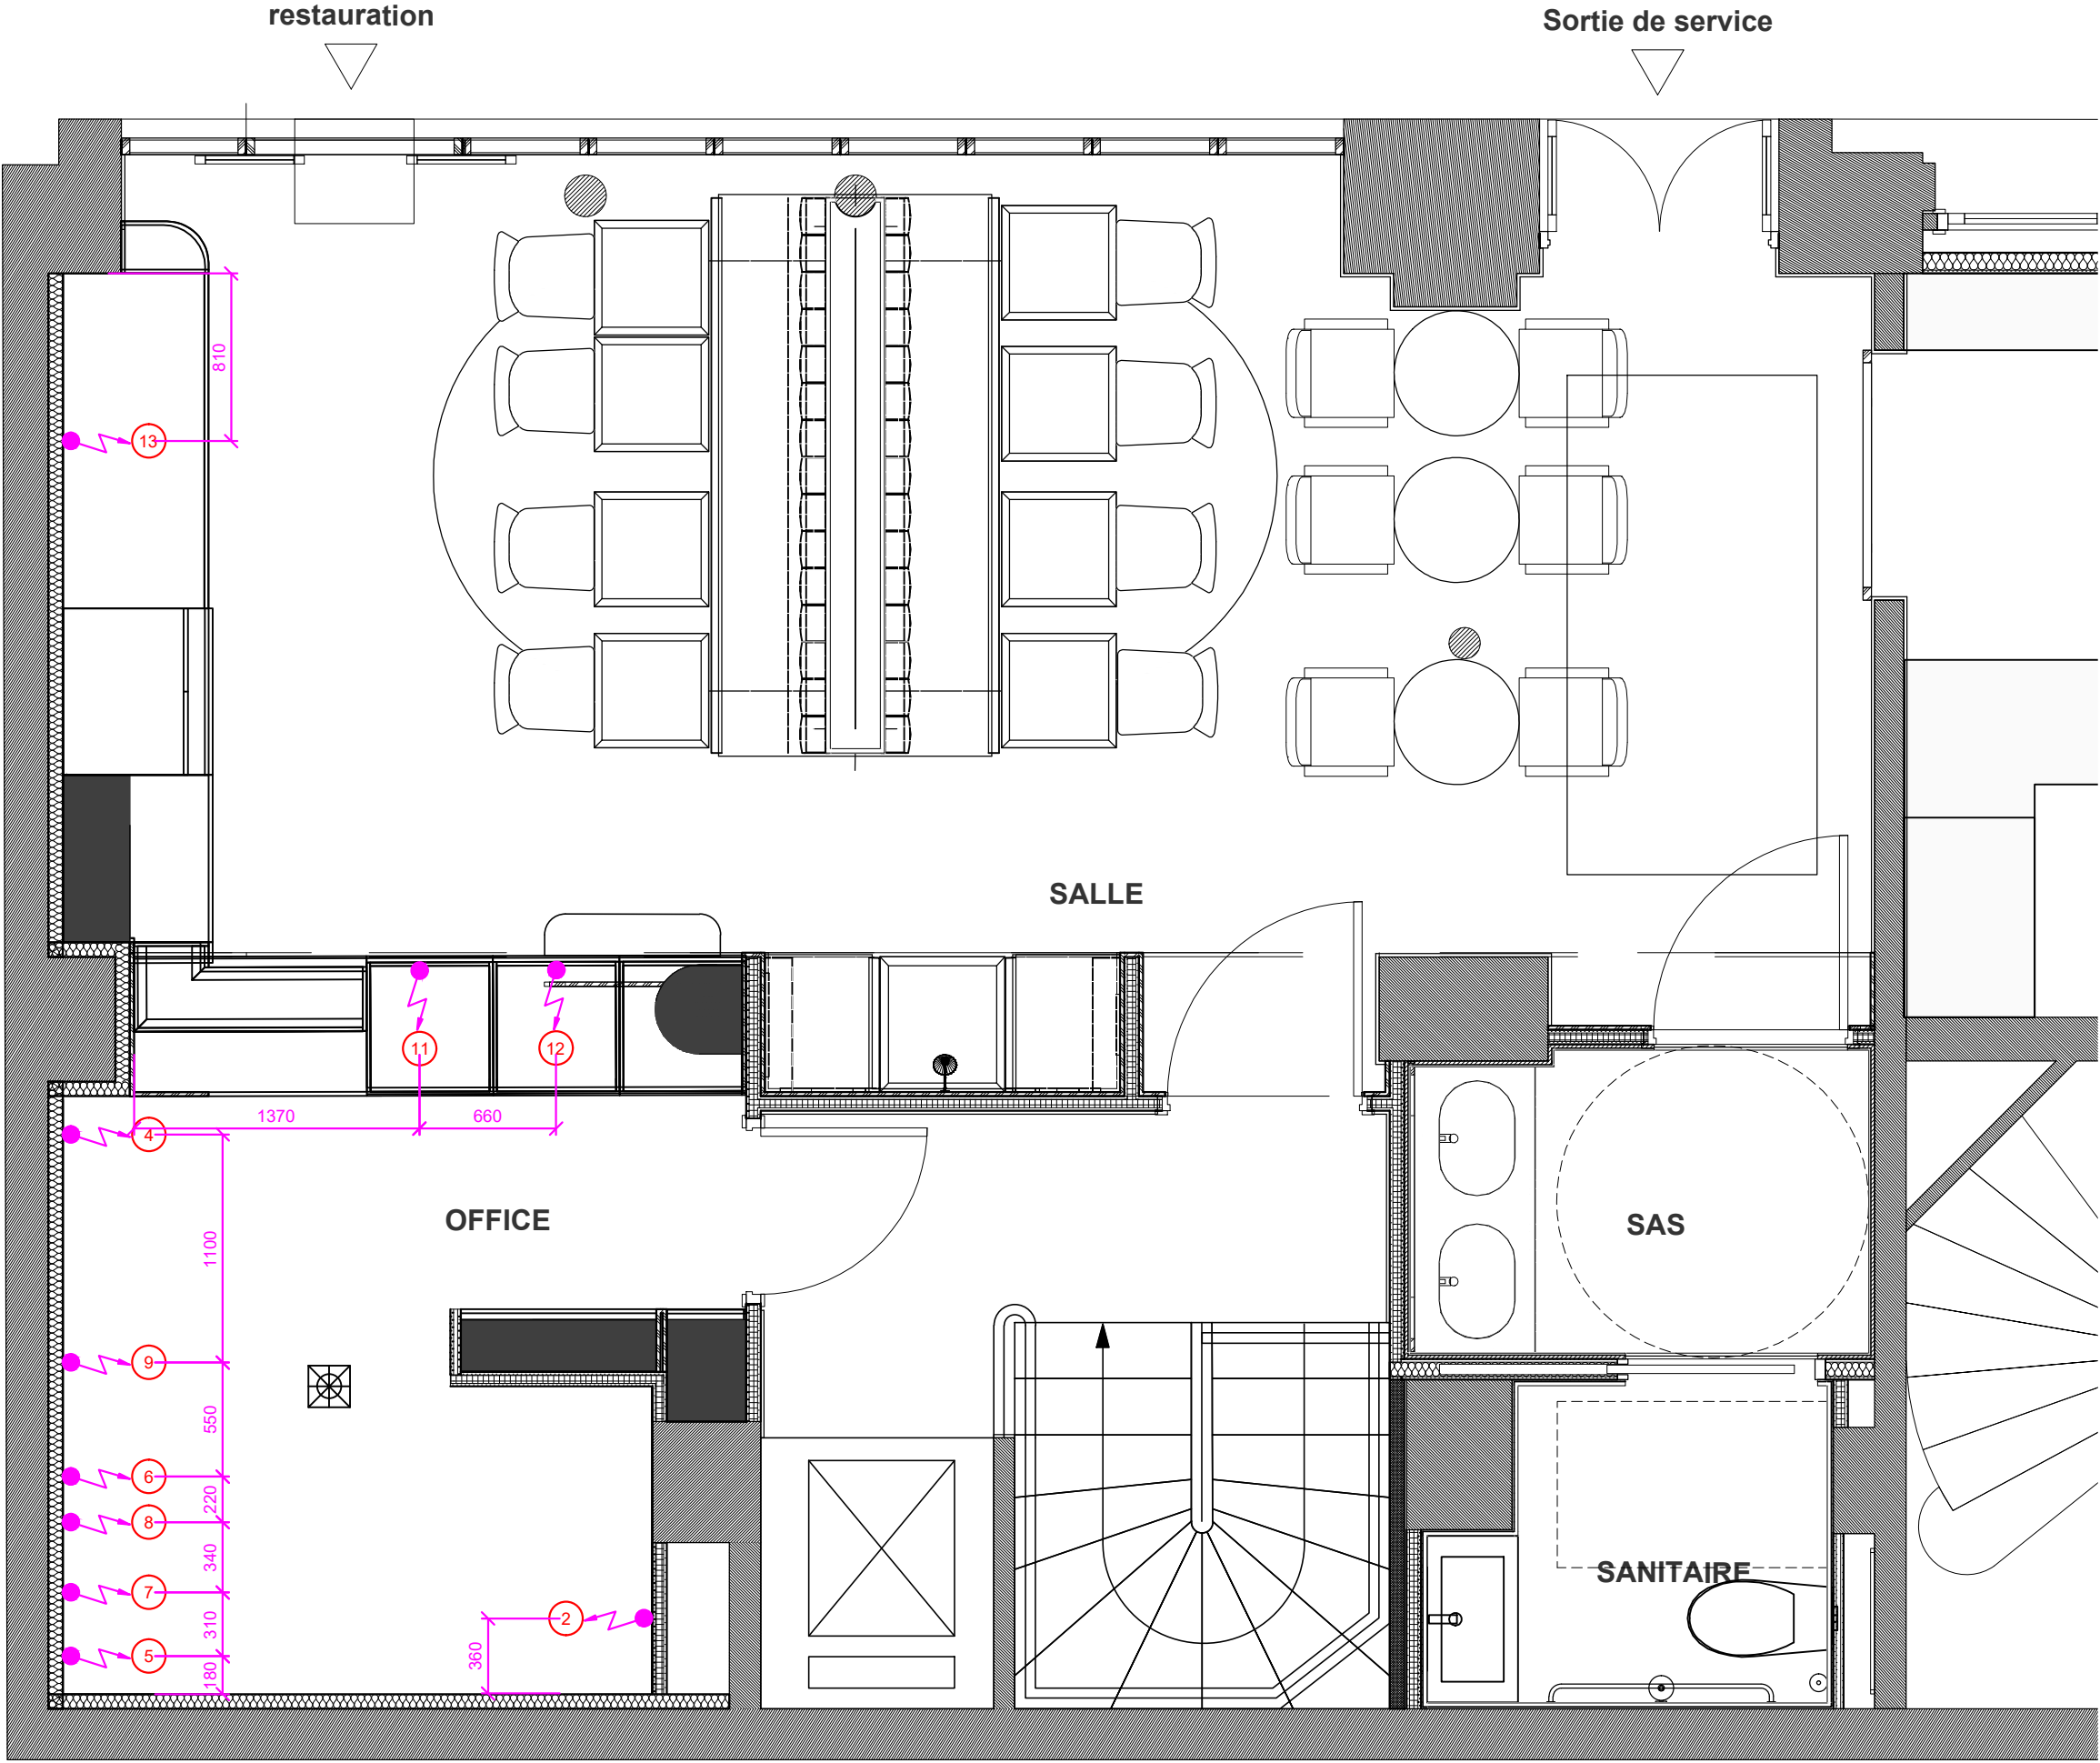

DROITS D'AUTEUR:
FOMMA possède le droit d'auteur de ce dessin qui reste propriété FOMMA et ne doit pas être entièrement ou partiellement utilisé ou copié sans notre permission.
Par écrit, et sans compensation adéquate pour la conception soumise. Il est fourni en toute confiance. Il ne peut être utilisé à d'autres fins que pour ce qui est fourni et ne doit pas être reproduit ou assigné sans notre permission écrite. Nous nous réservons le droit de facturer en conséquence pour la réparation et la présentation des dessins.

ÉCHELLE : 1:33

FORMAT : A3

NIVEAU : ----

RÉSERVATIONS
ELECTRICITE RDC

LES RIVES OCEANIK

Révision:	Date:
000	31/03/2026
001	00/00/2000
002	00/00/2000
003	00/00/2000
004	00/00/2000
005	00/00/2000
006	00/00/2000
007	00/00/2000
008	00/00/2000
009	00/00/2000
010	00/00/2000
011	00/00/2000


NOTES:

STATUS	
A	> Approuvé sans notes
B	> Approuvé avec notes
C	> Non conforme
Date:	
Signature:	

FOMMA SA
153, Boulevard Gabriel Peri
92240 MALAKOFF
France
Tel.: 01 47 35 88 22
Fax: 01 47 35 45 11
www.fomma.fr

COMMERCIAL : R.R



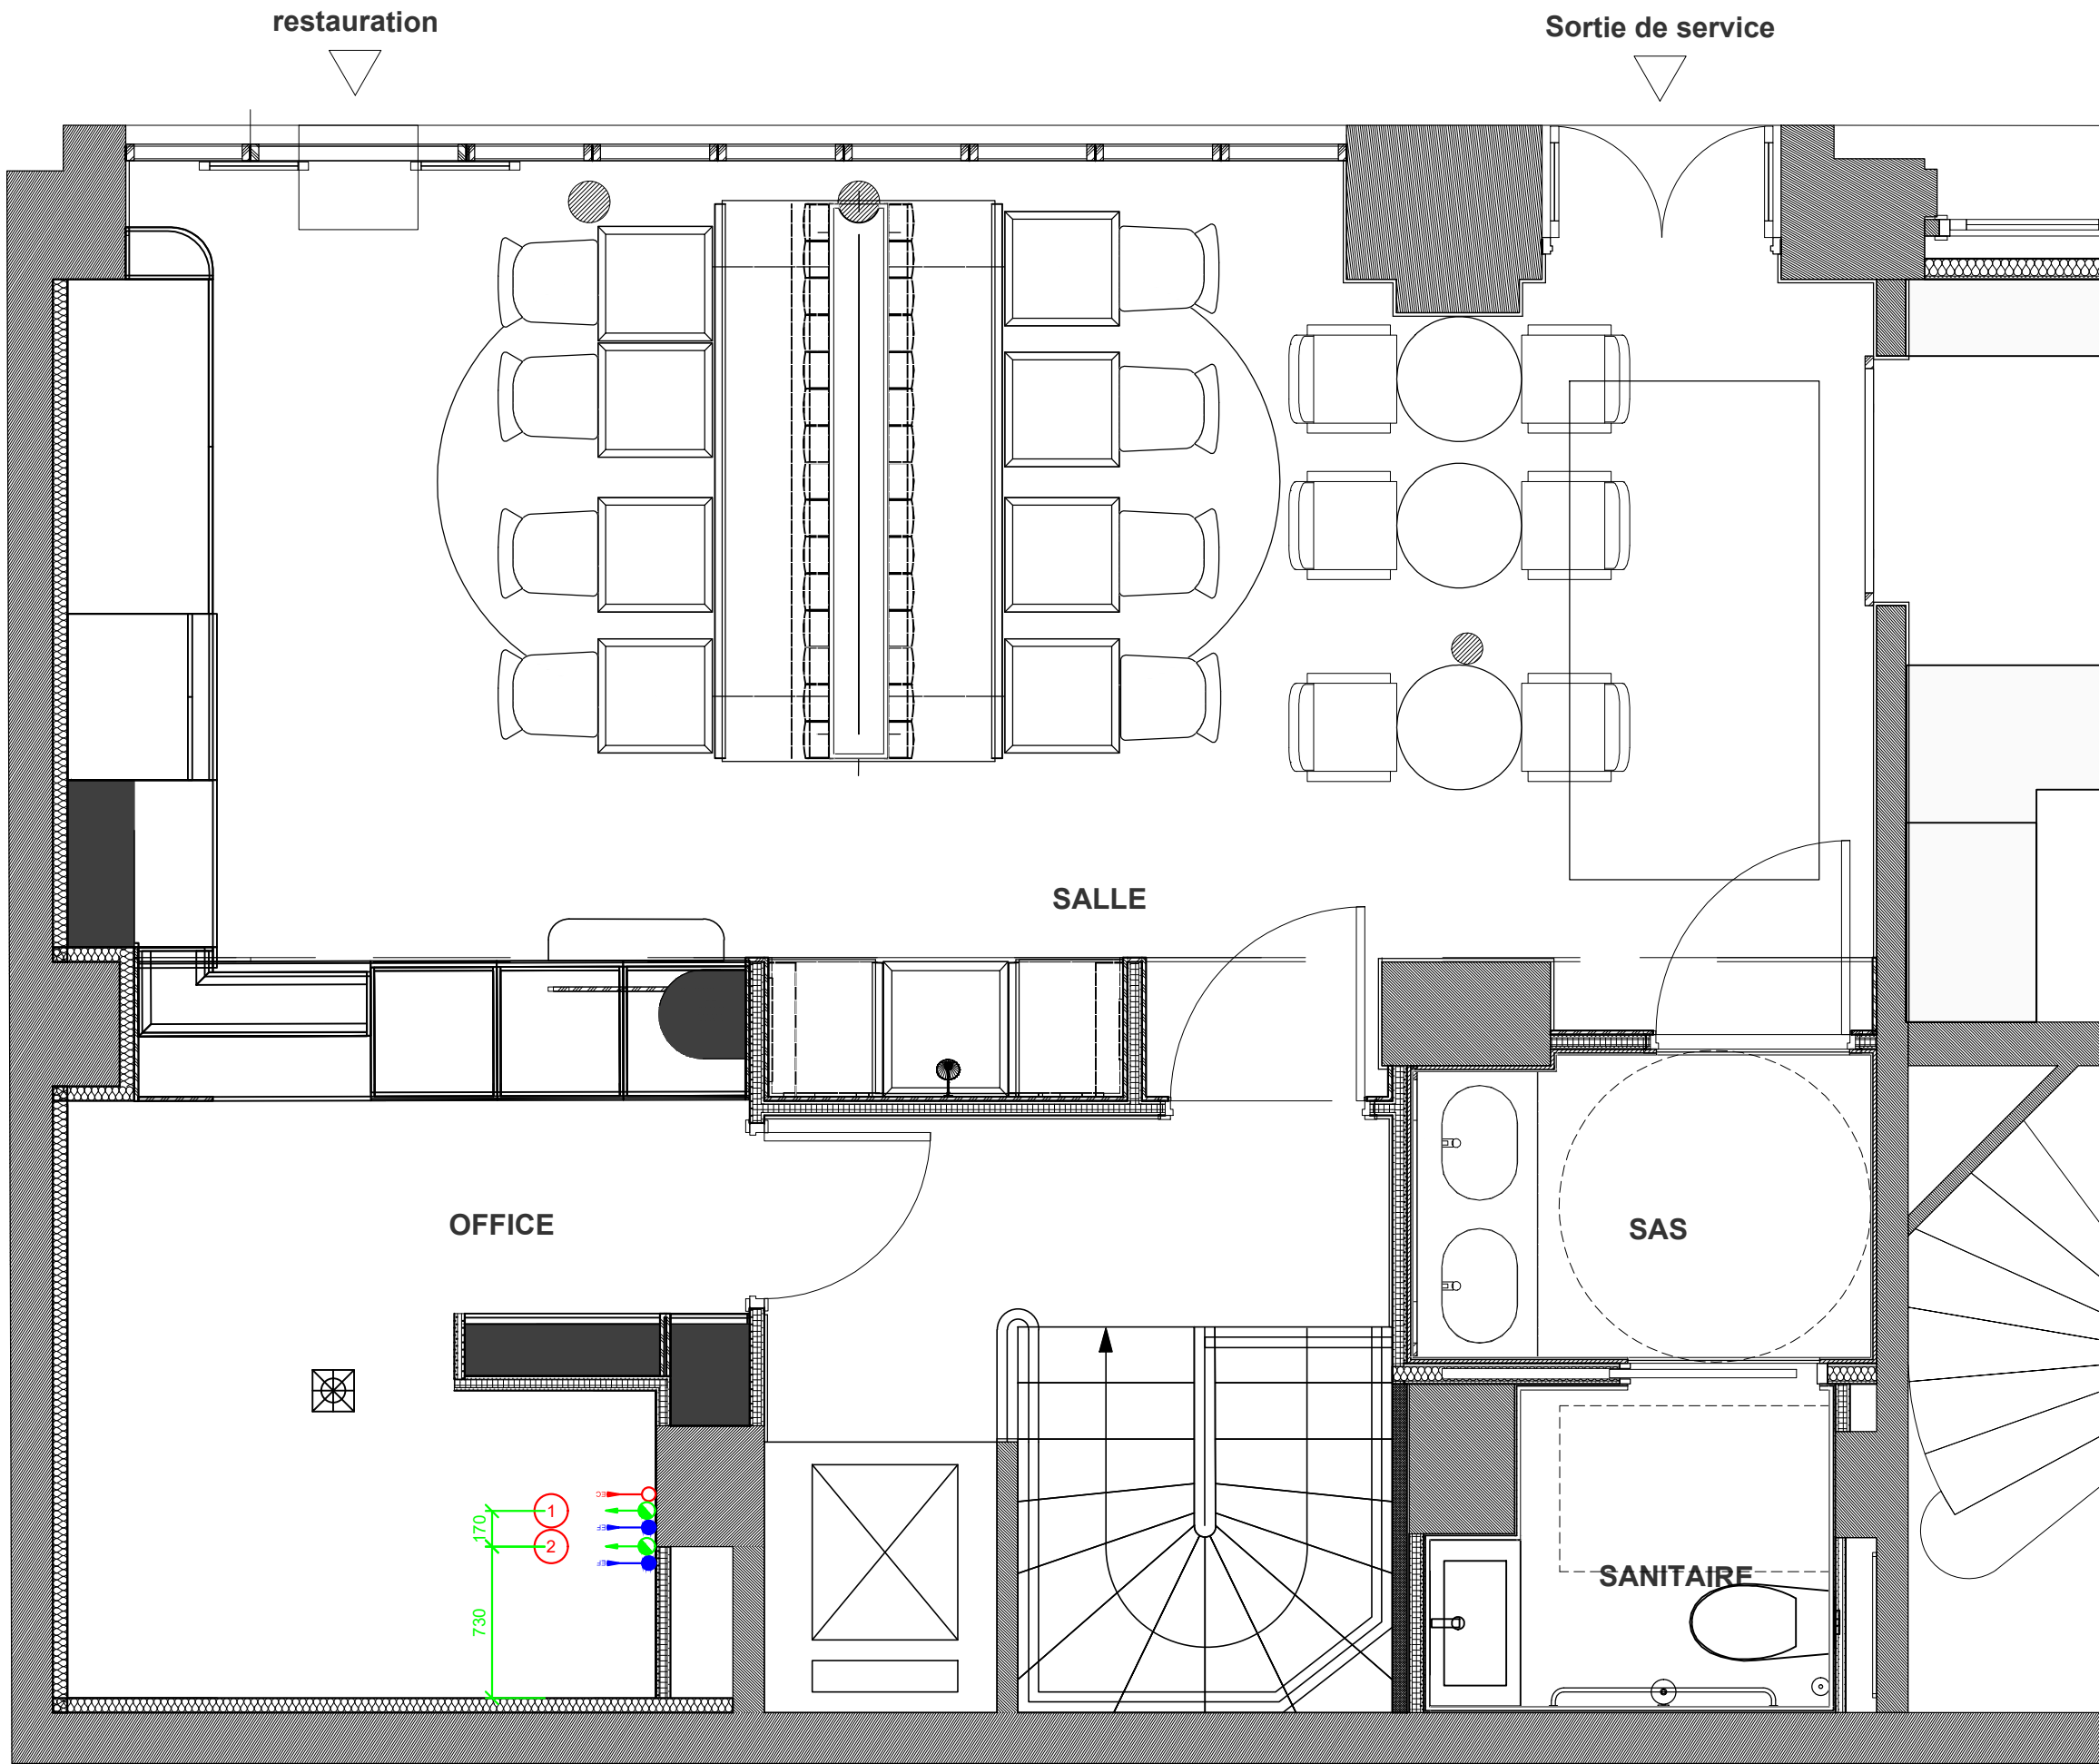

DROITS D'AUTEUR:
FOMMA possède le droit d'auteur de ce dessin qui reste propriété FOMMA et ne doit pas être entièrement ou partiellement utilisé ou copié sans notre permission.
Par écrit, et sans compensation adéquate pour la conception soumise. Il est fourni en toute confiance. Il ne peut être utilisé à d'autres fins que pour ce qui est fourni et ne doit pas être reproduit ou assigné sans notre permission écrite. Nous nous réservons le droit de facturer en conséquence pour la réparation et la présentation des dessins.

ÉCHELLE : 1:33

FORMAT : A3

NIVEAU : ----

RÉSERVATIONS
PLOMBERIE RDC

LES RIVES OCEANIK

Révision:

Date:

000	31/03/2026
001	00/00/2000
002	00/00/2000
003	00/00/2000
004	00/00/2000
005	00/00/2000
006	00/00/2000
007	00/00/2000
008	00/00/2000
009	00/00/2000
010	00/00/2000
011	00/00/2000

NOTES:

STATUS

- ☐ A > Approuvé sans notes
- ☐ B > Approuvé avec notes
- ☐ C > Non conforme

Date:

Signature:

FOMMA SA
153, Boulevard Gabriel Peri
92240 MALAKOFF
France
Tel.: 01 47 35 88 22
Fax: 01 47 35 45 11
www.fomma.fr

COMMERCIAL : R.R





DROITS D'AUTEUR:
FOMMA possède le droit d'auteur de ce dessin qui reste propriété FOMMA et ne doit pas être entièrement ou partiellement utilisé ou copié sans notre permission.
Par écrit, et sans compensation adéquate pour la conception soumise. Il est fourni en toute confiance. Il ne peut être utilisé à d'autres fins que pour ce qui est fourni et ne doit pas être reproduit ou assigné sans notre permission écrite. Nous nous réservons le droit de facturer en conséquence pour la réparation et la présentation des dessins.

ÉCHELLE : 1:33

FORMAT : A3

NIVEAU : .

MATERIELS SS

LES RIVES OCEANIK

Révision:

Date:

000	31/032026
001	00/00/2000
002	00/00/2000
003	00/00/2000
004	00/00/2000
005	00/00/2000
006	00/00/2000
007	00/00/2000
008	00/00/2000
009	00/00/2000
010	00/00/2000
011	00/00/2000

NOTES:

STATUS

- A > Approuvé sans notes
- B > Approuvé avec notes
- C > Non conforme

Date:

Signature:

FOMMA SA
153, Boulevard Gabriel Peri
92240 MALAKOFF
France
Tel.: 01 47 35 88 22
Fax: 01 47 35 45 11
www.fomma.fr

COMMERCIAL : R.R



DROITS D'AUTEUR:
FOMMA possède le droit d'auteur de ce dessin qui reste propriété FOMMA et ne doit pas être entièrement ou partiellement utilisé ou copié sans notre permission.
Par écrit, et sans compensation adéquate pour la conception soumise. Il est fourni en toute confiance. Il ne peut être utilisé à d'autres fins que pour ce qui est fourni et ne doit pas être reproduit ou assigné sans notre permission écrite. Nous nous réservons le droit de facturer en conséquence pour la réparation et la présentation des dessins.

ÉCHELLE : 1:33

FORMAT : A3

NIVEAU : ----

RÉSERVATIONS
ELECTRICITE SS

LES RIVES OCEANIK

Révision:	Date:
000	31/032026
001	00/00/2000
002	00/00/2000
003	00/00/2000
004	00/00/2000
005	00/00/2000
006	00/00/2000
007	00/00/2000
008	00/00/2000
009	00/00/2000
010	00/00/2000
011	00/00/2000

NOTES:

STATUS


- A > Approuvé sans notes
- B > Approuvé avec notes
- C > Non conforme


Date:

Signature:

FOMMA SA
153, Boulevard Gabriel Peri
92240 MALAKOFF
France
Tel.: 01 47 35 88 22
Fax: 01 47 35 45 11
www.fomma.fr

COMMERCIAL : R.R

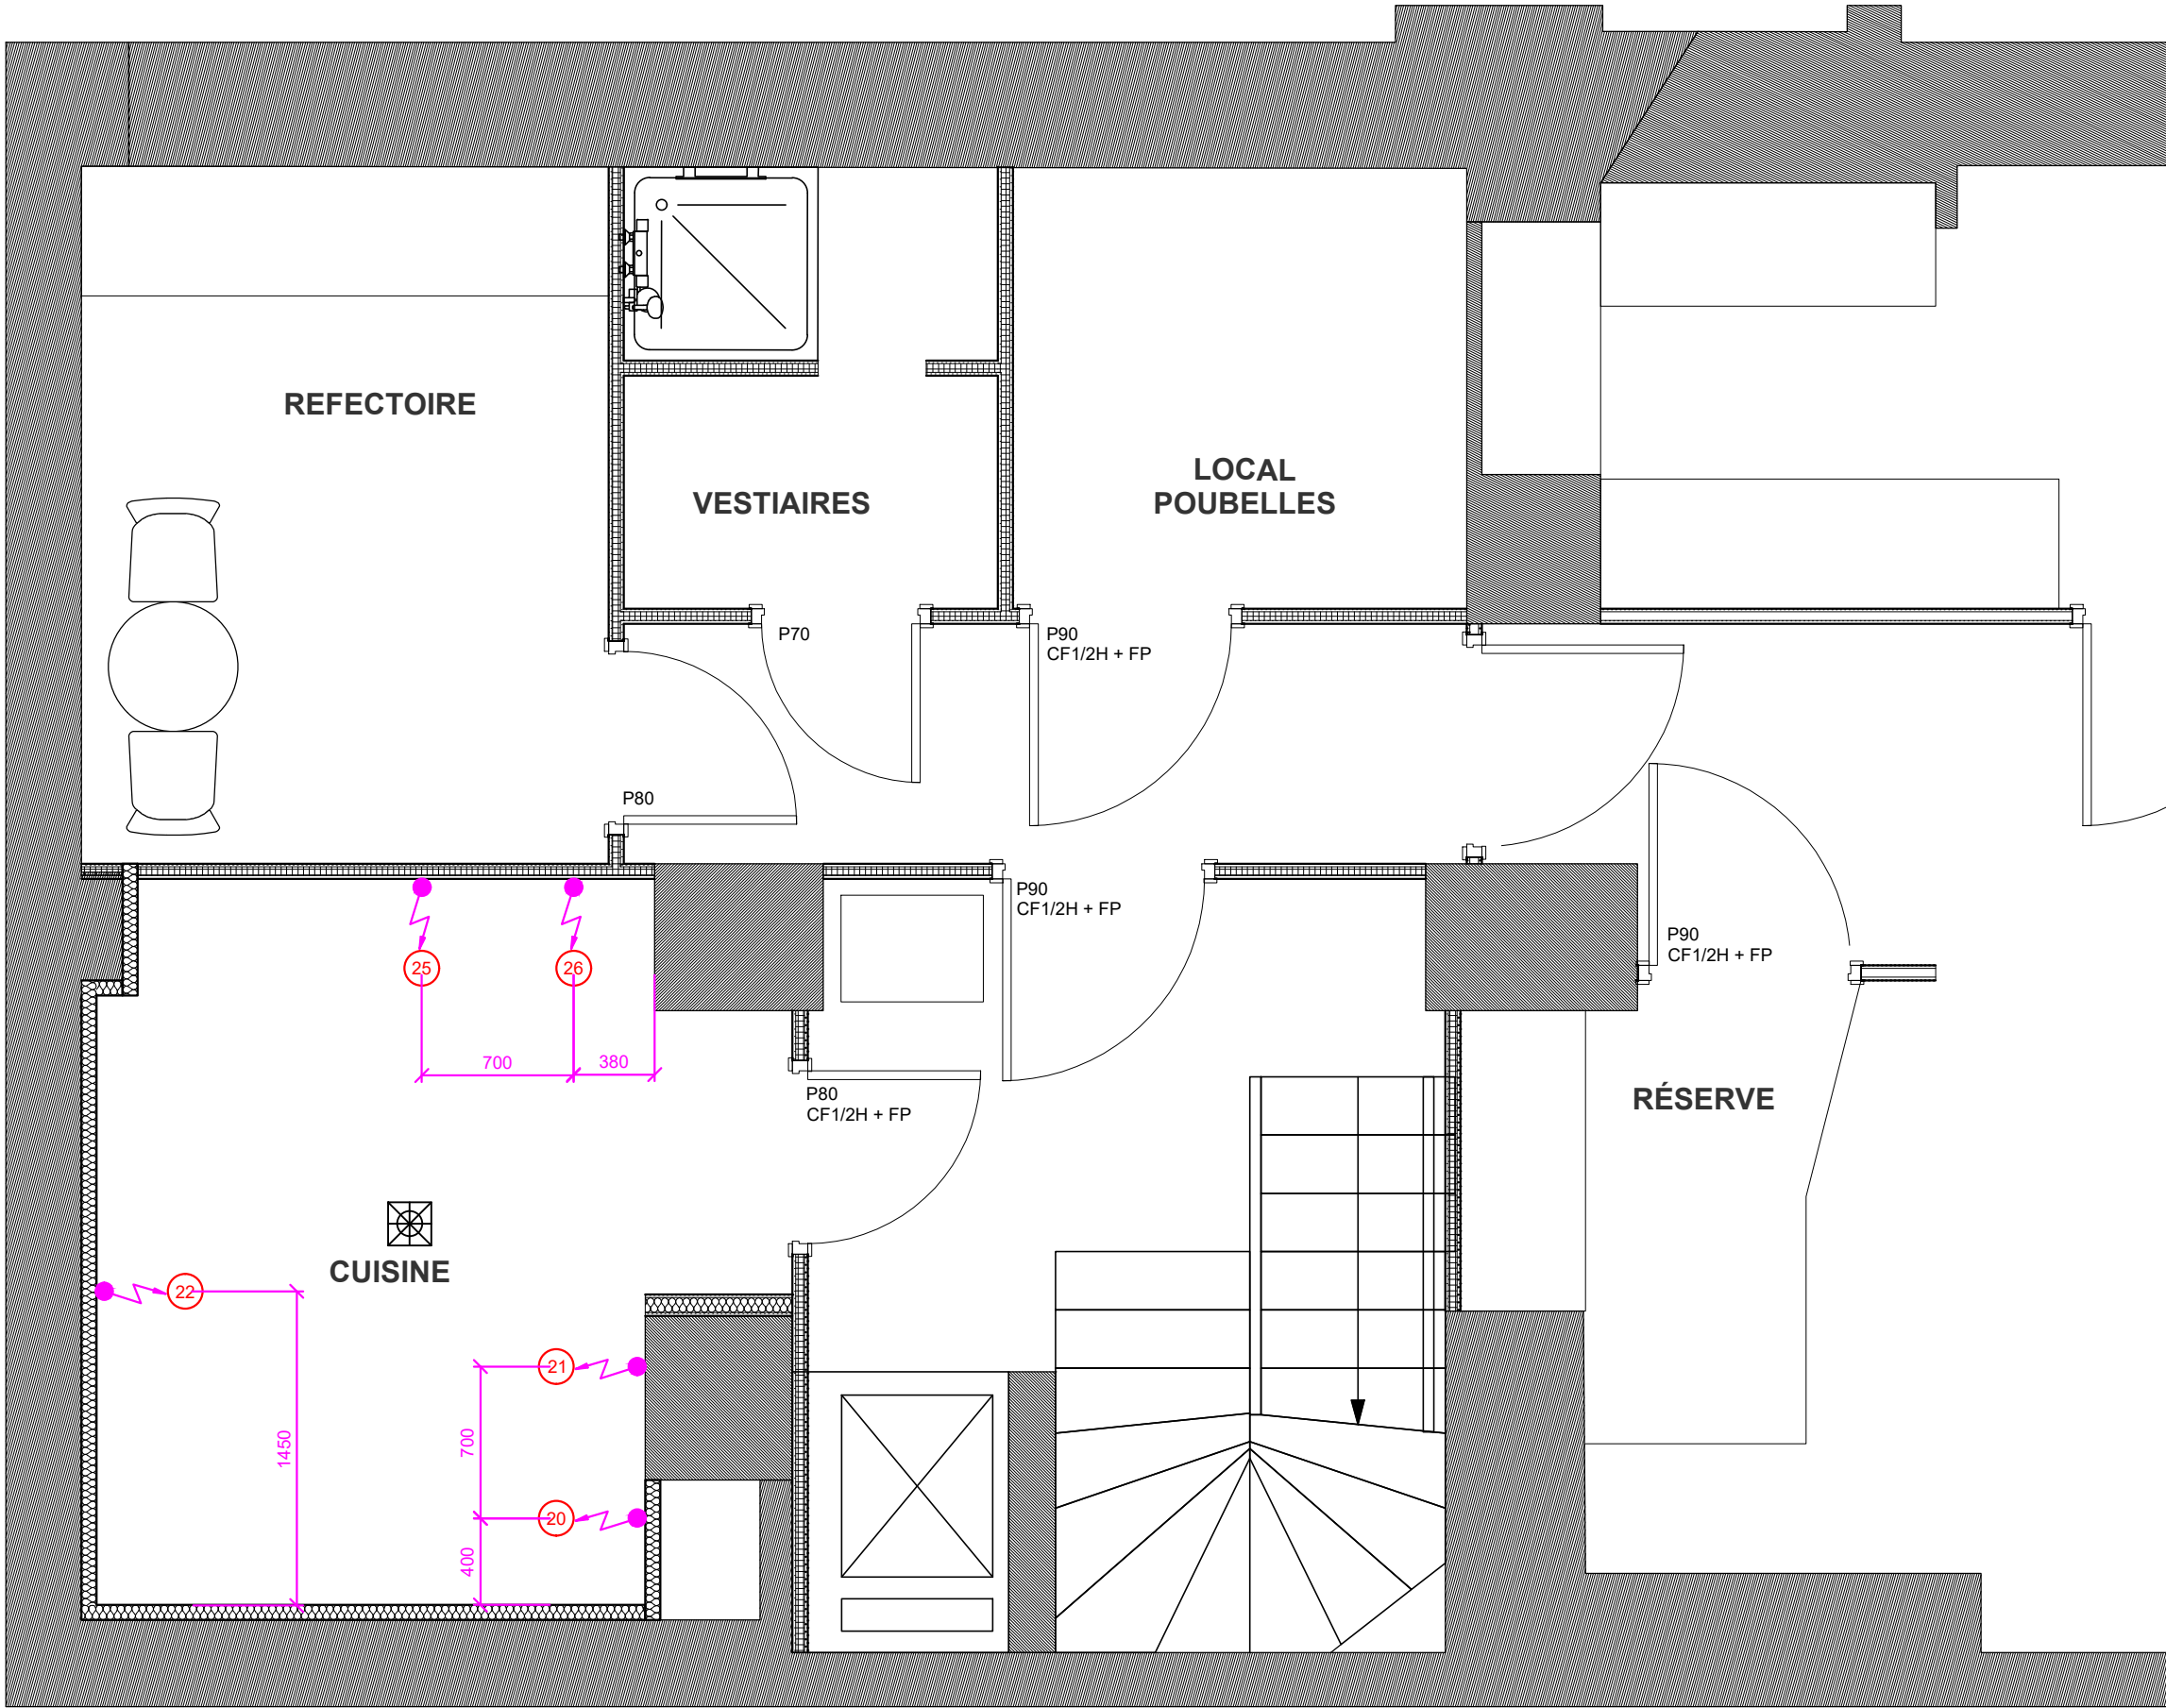

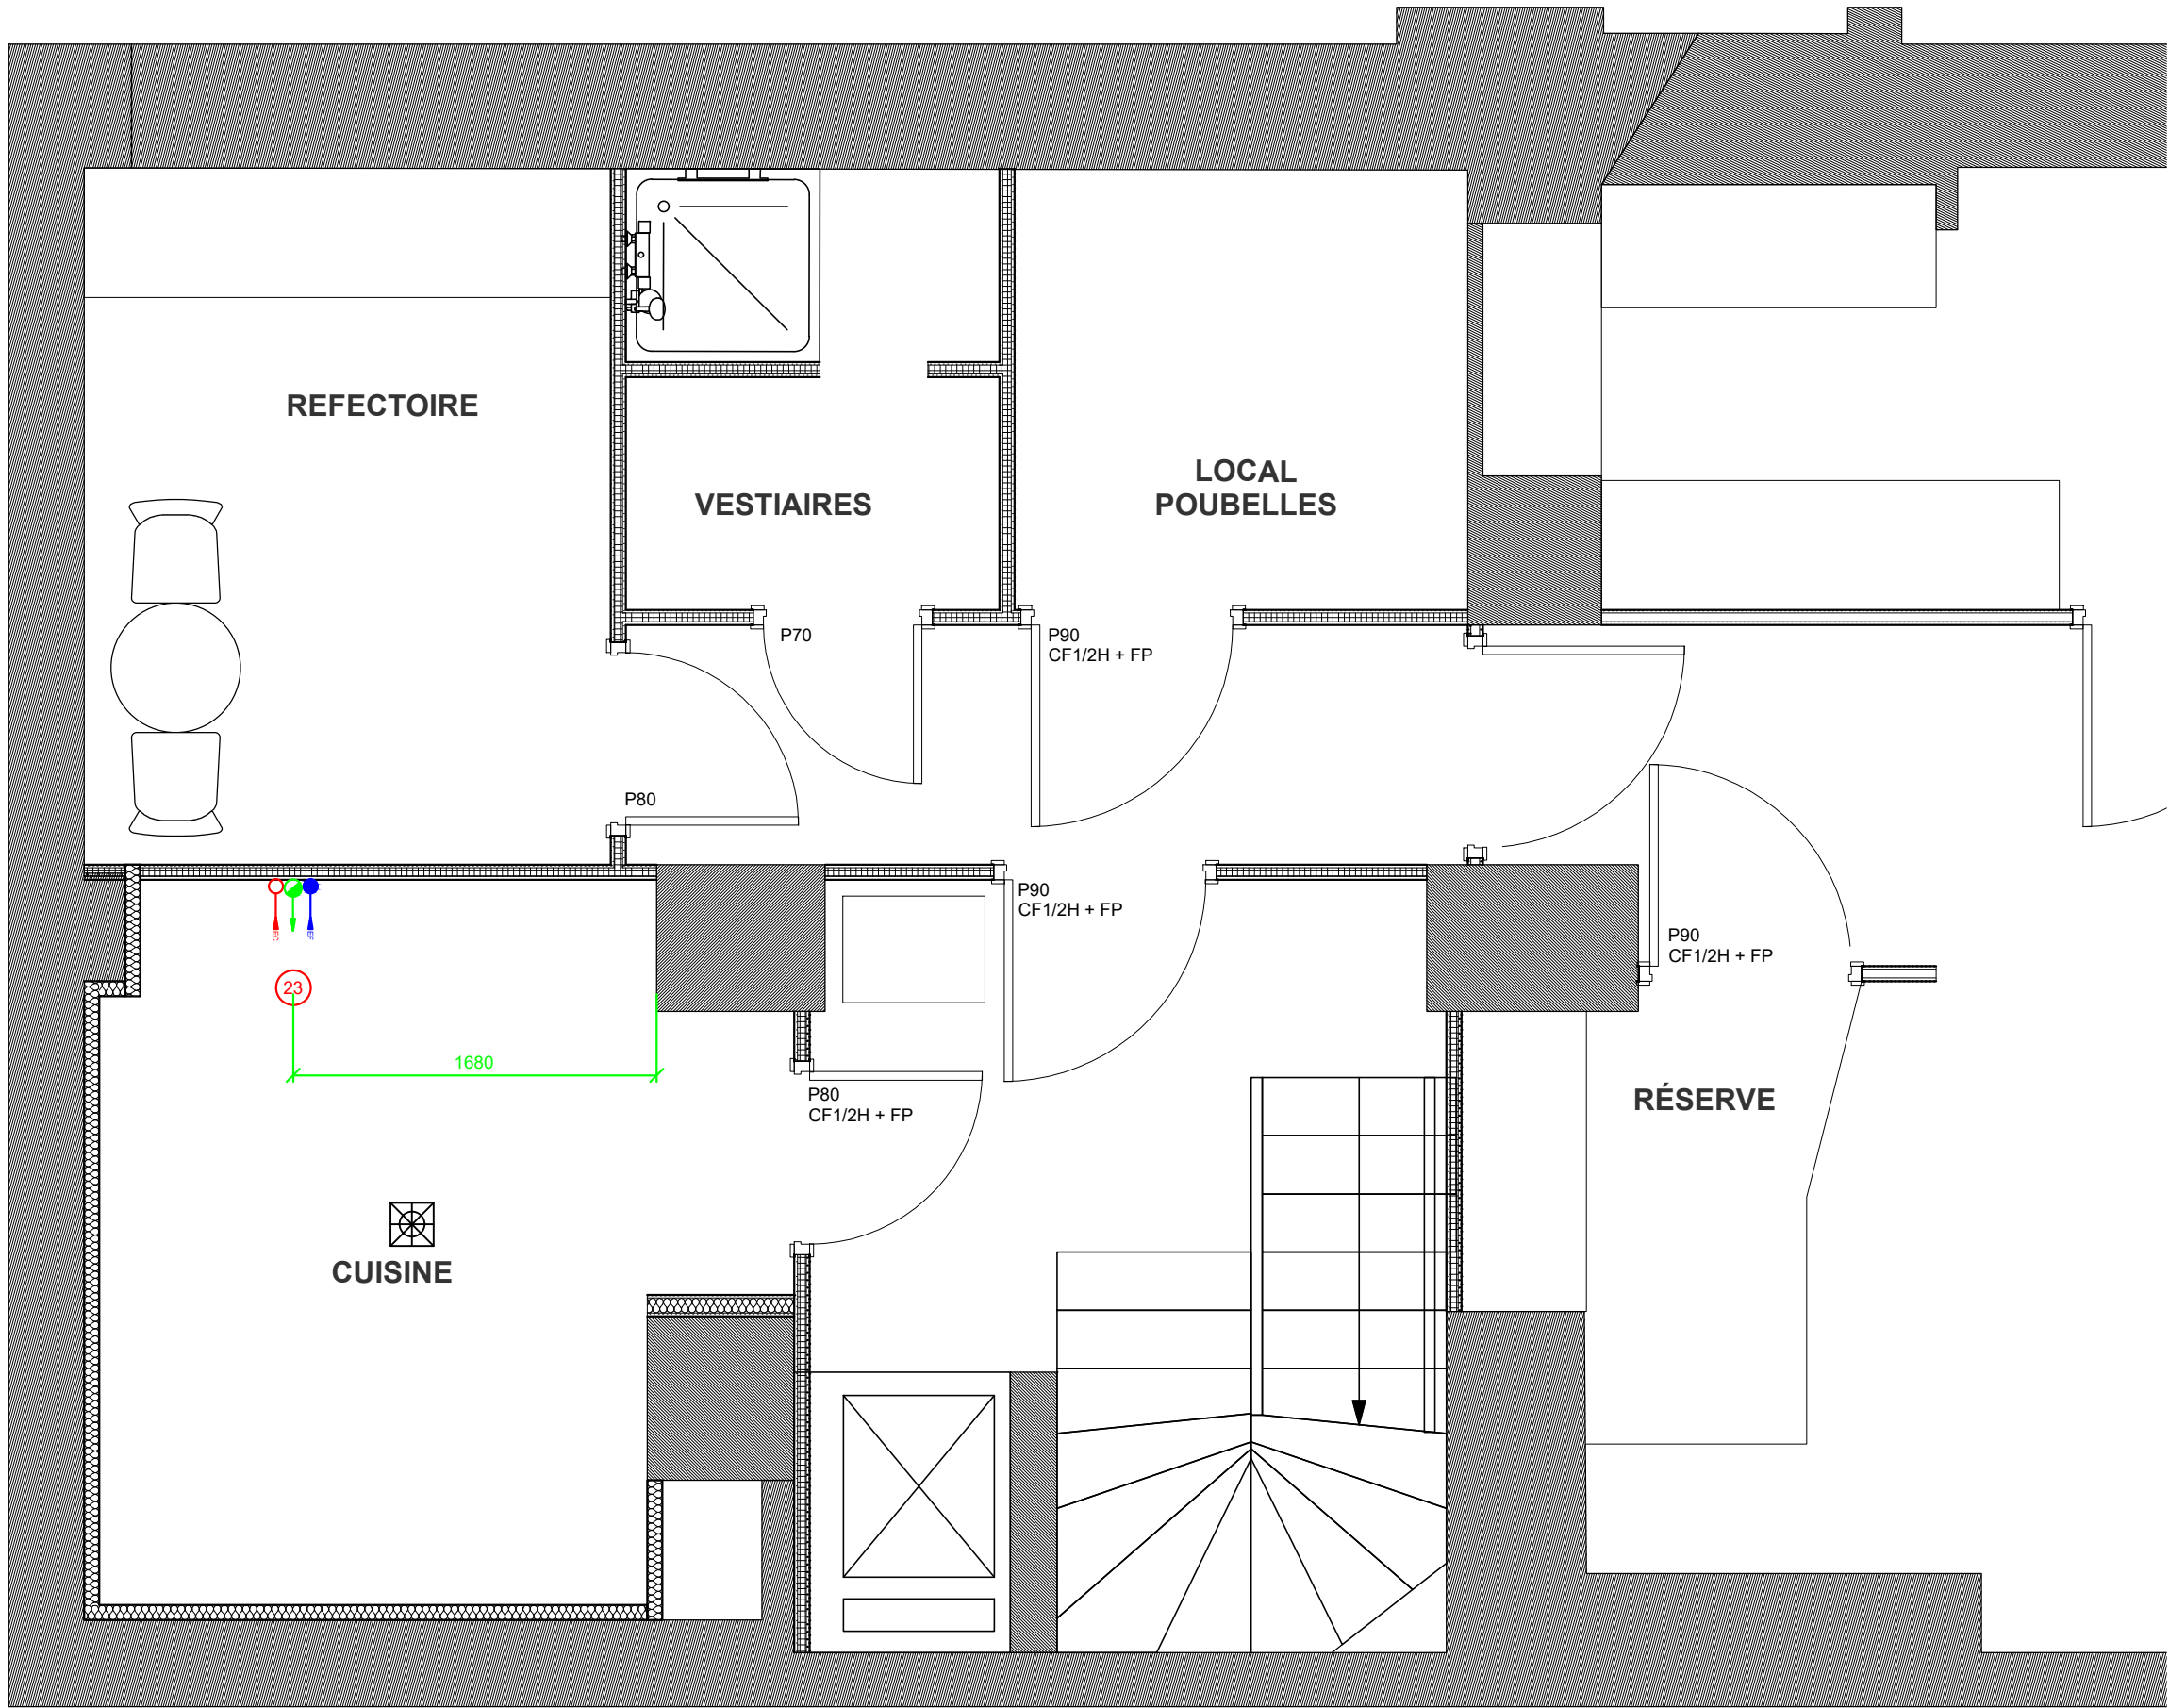

DROITS D'AUTEUR:
FOMMA possède le droit d'auteur de ce dessin qui reste propriété FOMMA et ne doit pas être entièrement ou partiellement utilisé ou copié sans notre permission.
Par écrit, et sans compensation adéquate pour la conception soumise. Il est fourni en toute confiance. Il ne peut être utilisé à d'autres fins que pour ce qui est fourni et ne doit pas être reproduit ou assigné sans notre permission écrite. Nous nous réservons le droit de facturer en conséquence pour la réparation et la présentation des dessins.

ÉCHELLE : 1:33

FORMAT : A3

NIVEAU : ----

RÉSERVATIONS
PLOMBERIE SS

LES RIVES OCEANIK

Révision:	Date:
000	31/032026
001	00/00/2000
002	00/00/2000
003	00/00/2000
004	00/00/2000
005	00/00/2000
006	00/00/2000
007	00/00/2000
008	00/00/2000
009	00/00/2000
010	00/00/2000
011	00/00/2000

NOTES:

STATUS	
A	> Approuvé sans notes
B	> Approuvé avec notes
C	> Non conforme
Date:	
Signature:	

FOMMA SA
153, Boulevard Gabriel Peri
92240 MALAKOFF
France
Tel.: 01 47 35 88 22
Fax: 01 47 35 45 11
www.fomma.fr

COMMERCIAL : R.R



DESIGNATION							ELECTRICITE				GAZ			PLOMBERIE						
Rep.	Désignation	Qté	Marque	Longueur mm	Largeur mm	Hauteur mm	Puissance Totale Kw		Ht mm	Type	"Puissance Totale Kw"	Raccord	Ht mm	EF Raccord	EC Raccord	Ht mm	°TH	"Débit l/min"	Ø EU	Ht mm
							380V+N+T	230V												
1	TABLE PLONGE + EMPL LV + TVO	1	NOVAMETA	1475	700	900								15/21	15/21	300			Ø40	300
2	OSMOSEUR AT Excellence-S	1	WINTERHALTER	205	505	420		0.5	600					20/27		300			Ø40	100
2	UC-L: LAVE-VAISSELLE 400V TRI C	1	WINTERHALTER	600	657	820/855	7.9		600					20/27		300	TH entre 5 et 7°		Ø40	000
3	Etagère murale pour équipement	1	NOVAMETA	140	140	67														
4	MEUBLE FROID 4 PORTES + CHASSI	1	NOVAMETA	2780	700	900		0.1	300											
5	FOUR PATISSIER BARTSCHER EXIST	1	EXISTANT	600	650	620		3	600											
6	TABLE TOP NEGATIF EXISTANT	1	EXISTANT	600	620	830		0.5	600											
7	**RÉCHAUD À INDUCTION IK 35TCS	1	BARTSHER	340	445	117		3.5	1200											
8	**RÉCHAUD À INDUCTION IK 35TCS	1	BARTSHER	340	445	117		3.5	1200											
9	FOUR RAPIDO COMPACT GRANDE VIT	1	FRANSTAL RAPIDO	467	609	630		3.6	1200											
10	MEUBLE MURAL 1200 x 400 x 600	1	NOVAMETA	1200	400	600														
11	PLAQUE MAINTIEN EN T° PLASMA G	1	SOFINOR	330	545	55		0.4	600											
12	PLAQUE MAINTIEN EN T° PLASMA G	1	SOFINOR	655	545	55		0.7	600											
13	MEUBLE RÉFRIGÉRÉ CRONUS PERSIE	1	CRONUS	1510	665	2100		0.5	300											
20	ADVANCE K 70 C ARMOIRE POSITIV	1	HOSHIZAKI	654	830	2000		0.4	2100											
21	ARMOIRE FROIDE POSITIVE EXISTA	1	EXISTANT	750	750	1975		0.3	2100											
22	FS0-E202-130/70/90 Saladette a	1	NOVAMETA	1300	700	900		0.1	300											
23	MEUBLE INOX EN "L" AVEC EVIER	1	NOVAMETA	1920	1080	900		0.5						15/21	15/21	300			Ø40	300
24	ETAGERE 2 NIVEAUX 900x400x660	1	NOVAMETA	900	400	670														
25	ADVANCE F 70 C ARMOIRE NÉGATI	1	HOSHIZAKI	654	850	1975		0.3	2100											
26	ARMOIRE FROIDE NEGATIVE EXISTA	1	EXISTANT	750	750	1975		0.5	2100											
27	ETAGERES INOX 2 NIVEAUX -LSI2-	1	NOVAMETA	1300	400	670														
28	Etagère murale pour équipement	1	NOVAMETA	1400	1400	670														
	Somme:						7.9	18.4												

DROITS D'AUTEUR:
FOMMA possède le droit d'auteur de ce dessin qui reste propriété FOMMA et ne doit pas être entièrement ou partiellement utilisé ou copié sans notre permission.
Par écrit, et sans compensation adéquate pour la conception soumise. Il est fourni en toute confiance. Il ne peut être utilisé à d'autres fins que pour ce qui est fourni et ne doit pas être reproduit ou assigné sans notre permission écrite. Nous nous réservons le droit de facturer en conséquence pour la réparation et la présentation des dessins.

ÉCHELLE : **####**

FORMAT : **A3**

NIVEAU : **.**

NOMENCLATURE

LES RIVES OCEANIK

Révision:

Date:

00031/03/2026

00100/00/2000

00200/00/2000

00300/00/2000

00400/00/2000

00500/00/2000

00600/00/2000

00700/00/2000

00800/00/2000

00900/00/2000

01000/00/2000

01100/00/2000

NOTES:

STATUS

A

> Approuvé sans notes

B

> Approuvé avec notes

C

> Non conforme

Date:

Signature:

FOMMA SA
153, Boulevard Gabriel Peri
92240 MALAKOFF
France
Tel.: 01 47 35 88 22
Fax: 01 47 35 45 11
www.fomma.fr

COMMERCIAL : **R.R**

L'univers des métiers de bouche











Les attentes ne concernent que le matériel FOMMA et ne comprennent pas les prises d'exploitation

Les cotes sont données par rapport aux murs et sol finis

25	Repère matériel
	Arrivée Eau Froide sur Vanne d'Arrêt
	Arrivée Eau Chaude sur Vanne d'Arrêt
	Arrivée Gaz sur vanne d'arrêt
	Evacuation Eaux Usées 100°C mini
	Evacuation Eaux Usées
	Prise 230V 16A
	Prise 230V 20A
	Boite de dérivation étanche
	Prise 380V+N+T 20A
	Prise 380V+N+T 32A
	Câble en attente LG 2500mm
	Prise MURALE HT: 1200mm
	Prise 380V 20A Libre
	Prise RJ45 Libre

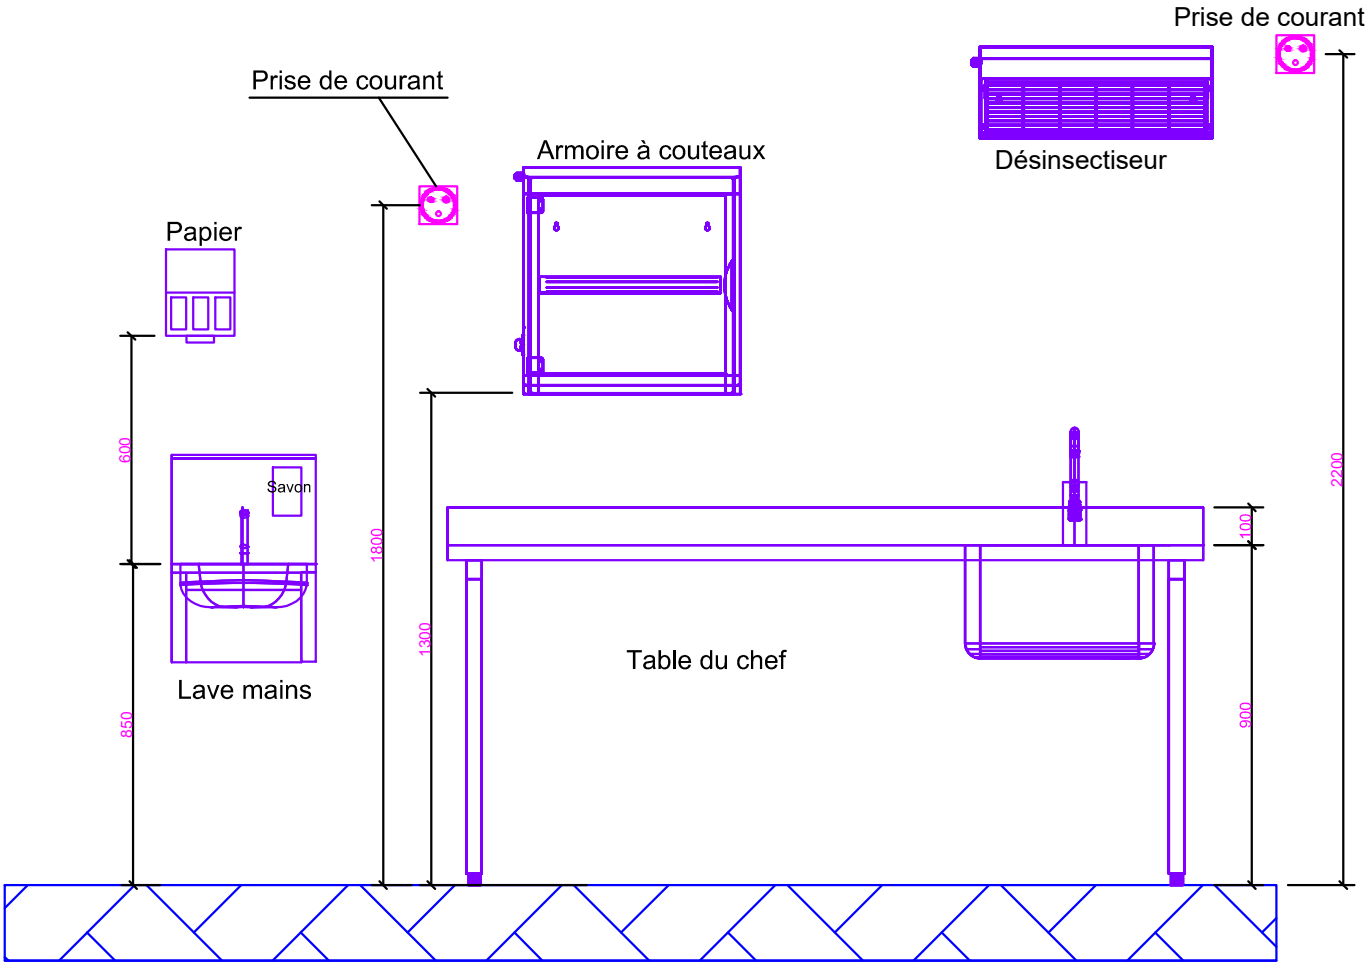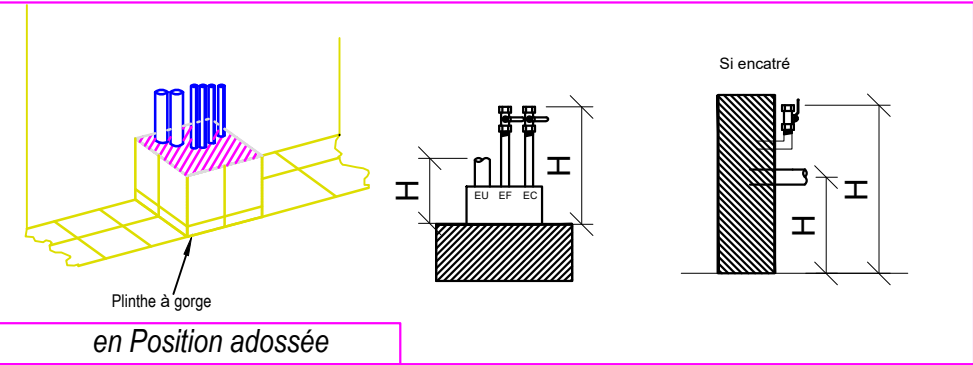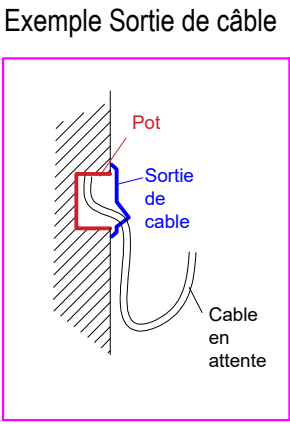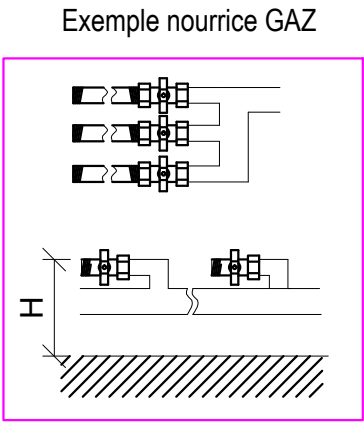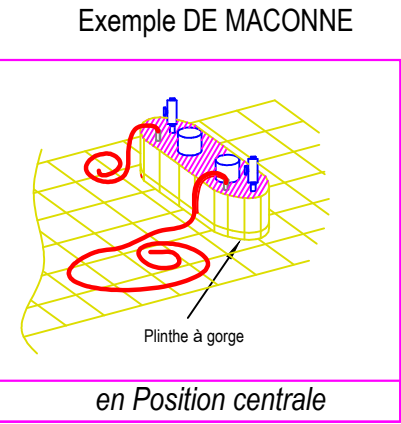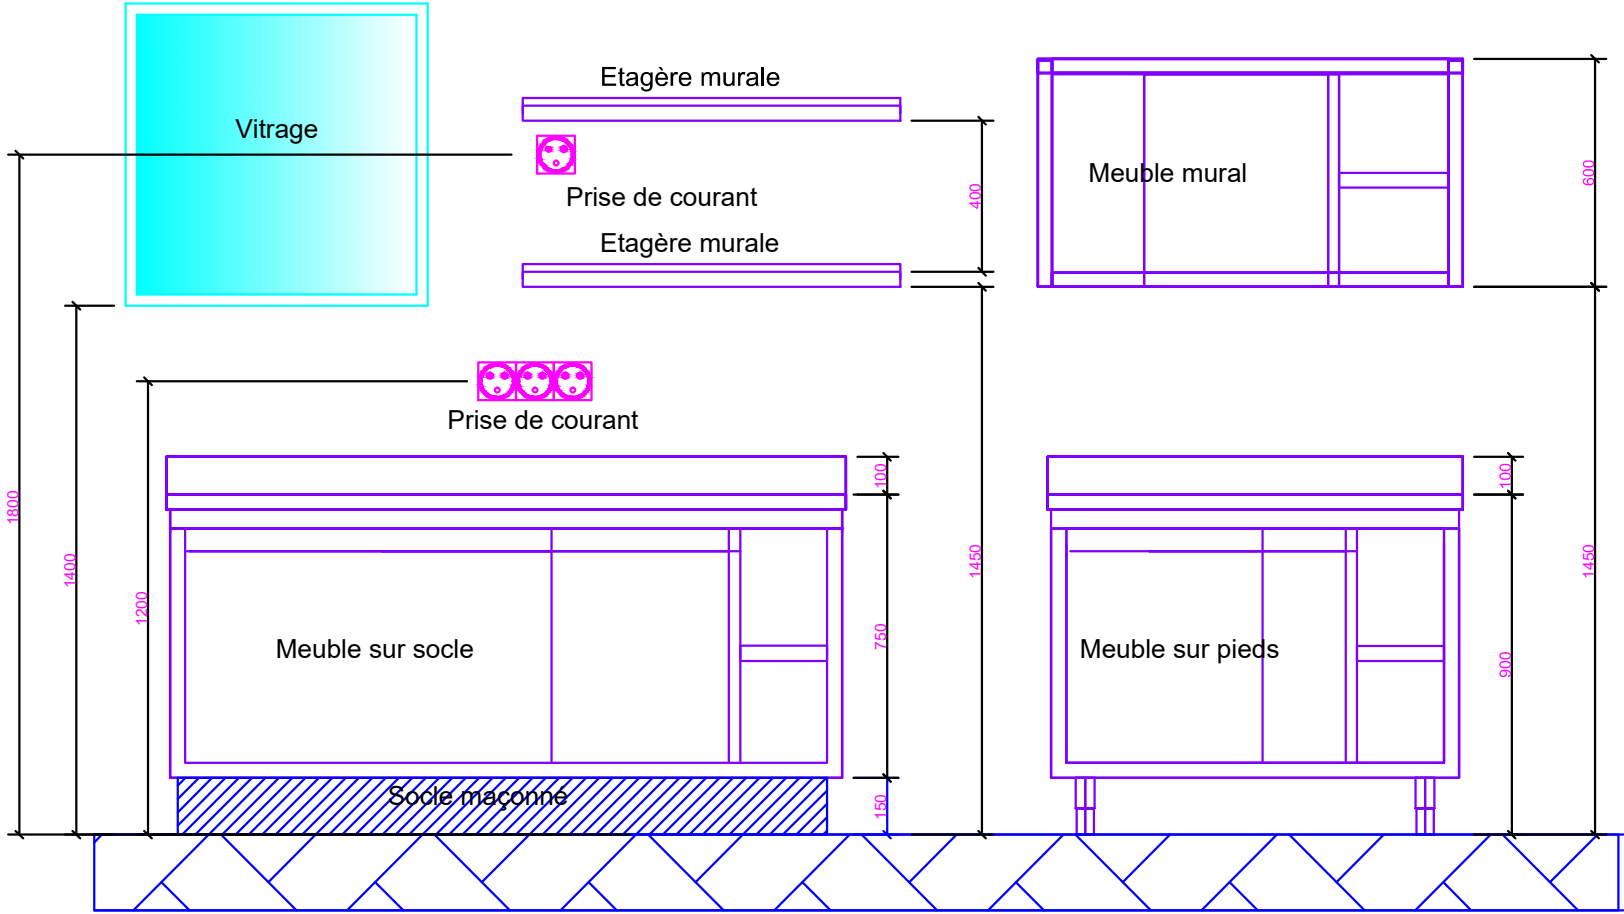

DROITS D'AUTEUR:
FOMMA possède le droit d'auteur de ce dessin qui reste propriété FOMMA et ne doit pas être entièrement ou partiellement utilisé ou copié sans notre permission.
Par écrit, et sans compensation adéquate pour la conception soumise. Il est fourni en toute confiance. Il ne peut être utilisé à d'autres fins que pour ce qui est fourni et ne doit pas être reproduit ou assigné sans notre permission écrite. Nous nous réservons le droit de facturer en conséquence pour la réparation et la présentation des dessins.

ÉCHELLE : 1:20

FORMAT : A3

NIVEAU : ----

INSTALLATION

LES RIVES OCEANIK

Révision:	Date:
000	31/03/2026
001	00/00/2000
002	00/00/2000
003	00/00/2000
004	00/00/2000
005	00/00/2000
006	00/00/2000
007	00/00/2000
008	00/00/2000
009	00/00/2000
010	00/00/2000
011	00/00/2000

NOTES:

STATUS

A	> Approuvé sans notes
B	> Approuvé avec notes
C	> Non conforme

Date:

Signature:

FOMMA SA
153, Boulevard Gabriel Peri
92240 MALAKOFF
France
Tel.: 01 47 35 88 22
Fax: 01 47 35 45 11
www.fomma.fr

COMMERCIAL : R.R

L'univers des métiers de bouche
FOMMA
GIF